


ВАРИАНТ УСТАНОВКИ ТРОСОСТОЙКИ

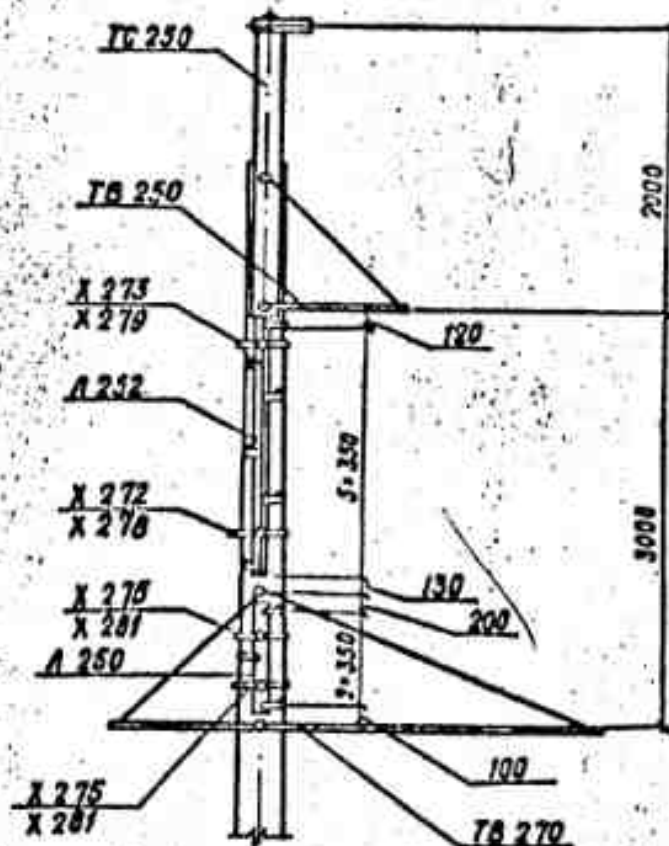

Марка	Кол.	Лист
ТВ 250	1	55
ТВ 251	1	55
ТВ 270	1	79
ЗП 250	2	105
Б 250	2	106
Б 252	2	108
ДЕТАЛИ ЛЕСТНИЦЫ		
Л 252	1	107
Л 250	1	107
Х 272	1	109
Х 278	1	109
Х 273	1	109
Х 275	2	109
Х 279	1	109
Х 281	2	109
ТС 250	1	51

116
27,5
79,5
5,6
6,4
3,0
13,1
6,1
1,62
1,52
1,55
2 x 1,66
1,47
2 x 1,58

Область применения опоры дана на листе 1 черт. 3.407.1-164.02.00.21

Имя, и. подл. Подпись и дата

3.407.1-164.01.00			
Нач. ГО	Рабинович		Промежуточная опора ПБ 35-1.1
Н. помпр.	Полторацкая		Схема расположения
Гип	Салажников		
Разраб.	Салажников		
Разраб.	Злобин		
Стадия	Лист	Листов	Р 1
СЕЛЬЭНЕРГОПРОЕКТ КАЗАХСКОЕ ОТДЕЛЕНИЕ А.П.А.А.А. 1988г.			Формат А3