



Серия 3.407.1-164 выпуск 1

ПОВОРОТ ВПРАВО

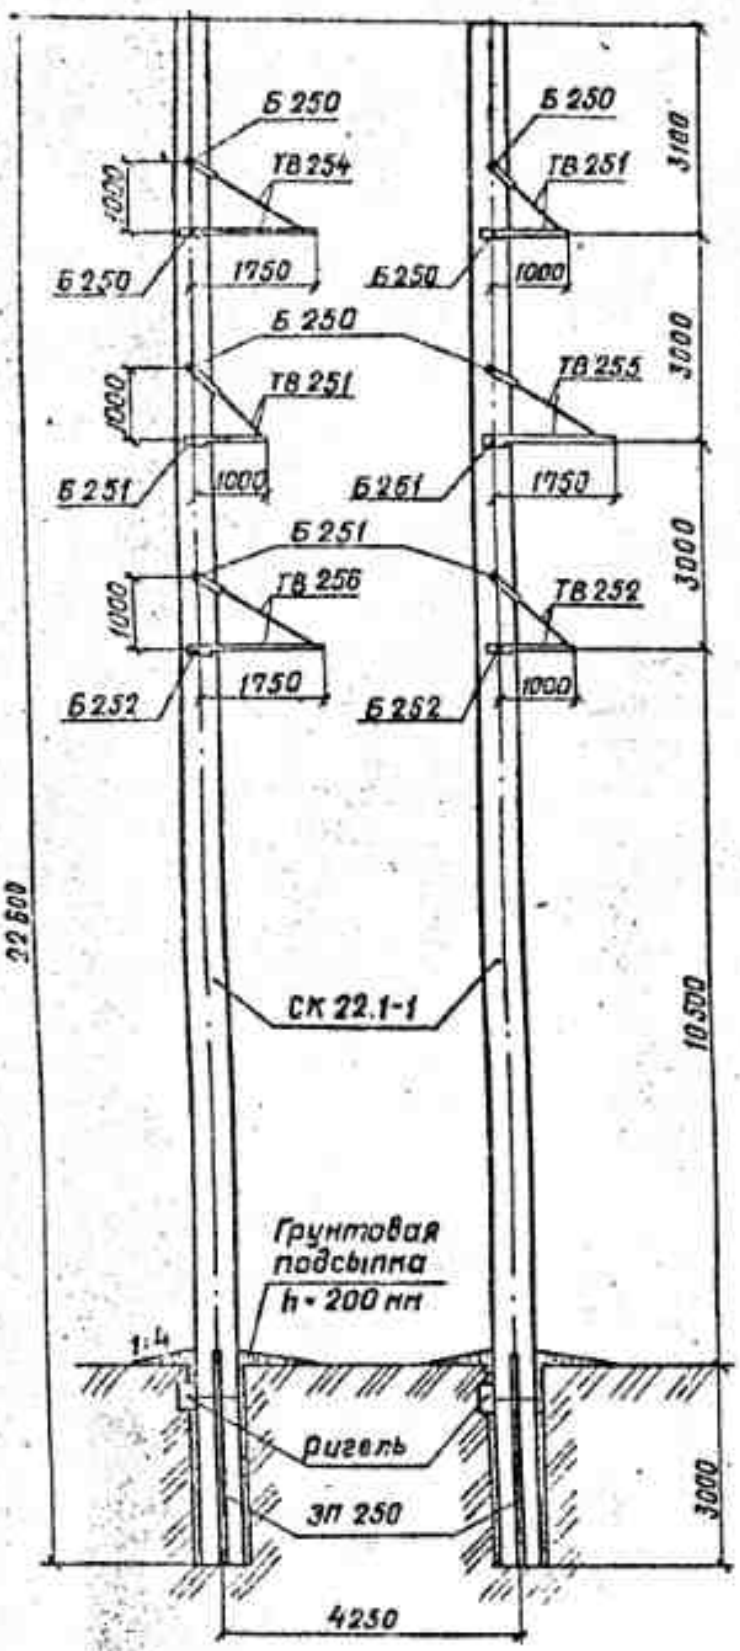

ПОВОРОТ ВЛЕВО

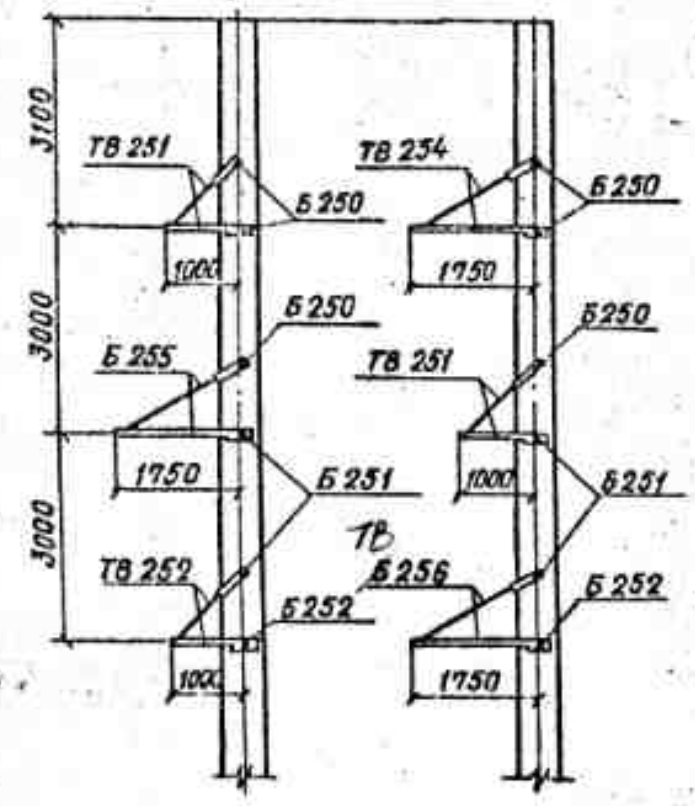

Марка	кол.	Лист
ТВ 251	2	55
ТВ 252	1	55
ТВ 254	1	57
ТВ 255	1	57
ТВ 256	1	57
Б 250	6	106
Б 251	4	108
Б 252	2	106
ЗП 250	4	105

Лестничная конструкция  
№ 3.407.1-164.2.1.15

1. Область применения опоры дана на листе 2
2. Необходима установка не менее одного унифицированного ригеля на каждую стойку независимо от вкрута.

Имя, должность, подпись и дата

3.407.1-164.07.00			
Нач. отд.	Радионович		Прямая уловная опора ПУСБ 35-2. Схема расположения.
Н. контр.	Тайгарцики		
Гип.	Салтыкова		
Составил	Злобин		
Стадия	Р	Лист	2
СЕЛЬЭНЕРГОПРОЕКТ КАЗАХСКОЕ ОТДЕЛЕНИЕ АЛМА-АТА, 1988г.			